

MAPA DO CELÓW PROJEKTOWYCH	
Oznaczenie kancelaryjne zgłoszonej pracy geodezyjnej	POD GIK.6641.909.2017
Miejscowość	Nowy Dwór Mazowiecki 141401_1
Jednostka ewidencyjna	Nowy Dwór Mazowiecki 141401_1.0033
Obreb ewidencyjny	08-07
Skala mapy	1:500
Nazwa układu współrzędnych	PUWG 2000 strefa 7
wysokości	Kronsztadt'86
Obszar aktualizacji, numer działki	1
Oznaczenie i informacja o służebnościach gruntowych, mających wpływ na zagospodarowanie gruntów, zlokalizowanych w granicach projektowanej inwestycji	W zakresie opracowania nie sprawdzono obciążenia służebnościami gruntowymi.
Dołębność położenia punktów granicznych w obszarze opracowania.	0,00 - 0,30 m

**GEODETA UPRAWNIONY**  
**Waldemar Lésko**  
 Nr. 16177

ul. Zakroczyńska 46, 05-100 Nowy Dwór Mazowiecki  
 tel. 22 775-99-22, tel./fax 22 775-78-28  
 www.geocom.pl, geocom@data.pl

Imię i nazwisko, numer uprawnień oraz podpis geodety uprawnionego


Uwaga! Punkty osnowy państwowej prawnie chronione na podstawie art.15 ust.3 ustawy z dnia 17 maja 1989r.-Prawo geodezyjne i kartograficzne.

Niniejsza mapa została wykonana z wykorzystaniem oznaczeń i symboli zgodnych z:

ROZPORZĄDZENIE MINISTRA SPRAW WEWNĘTRZNYCH I ADMINISTRACJI z dnia 24 marca 1999 r. w sprawie standardów technicznych dotyczących geodezji, kartografii oraz krajowego systemu informacji o terenie  
 - Instrukcja Techniczna "K-1 Mapa zasadnicza"  
 - Instrukcja techniczna "G-7 Geodezyjna ewidencja sieci uzbrojenia terenu"

ROZPORZĄDZENIE MINISTRA ADMINISTRACJI I CYFRYZACJI z dnia 2 listopada 2015 r. w sprawie bazy danych obiektów topograficznych oraz mapy zasadniczej.

ROZPORZĄDZENIE MINISTRA ADMINISTRACJI I CYFRYZACJI z dnia 21 października 2015 r. w sprawie powiatowej bazy GESUT i krajowej bazy GESUT.

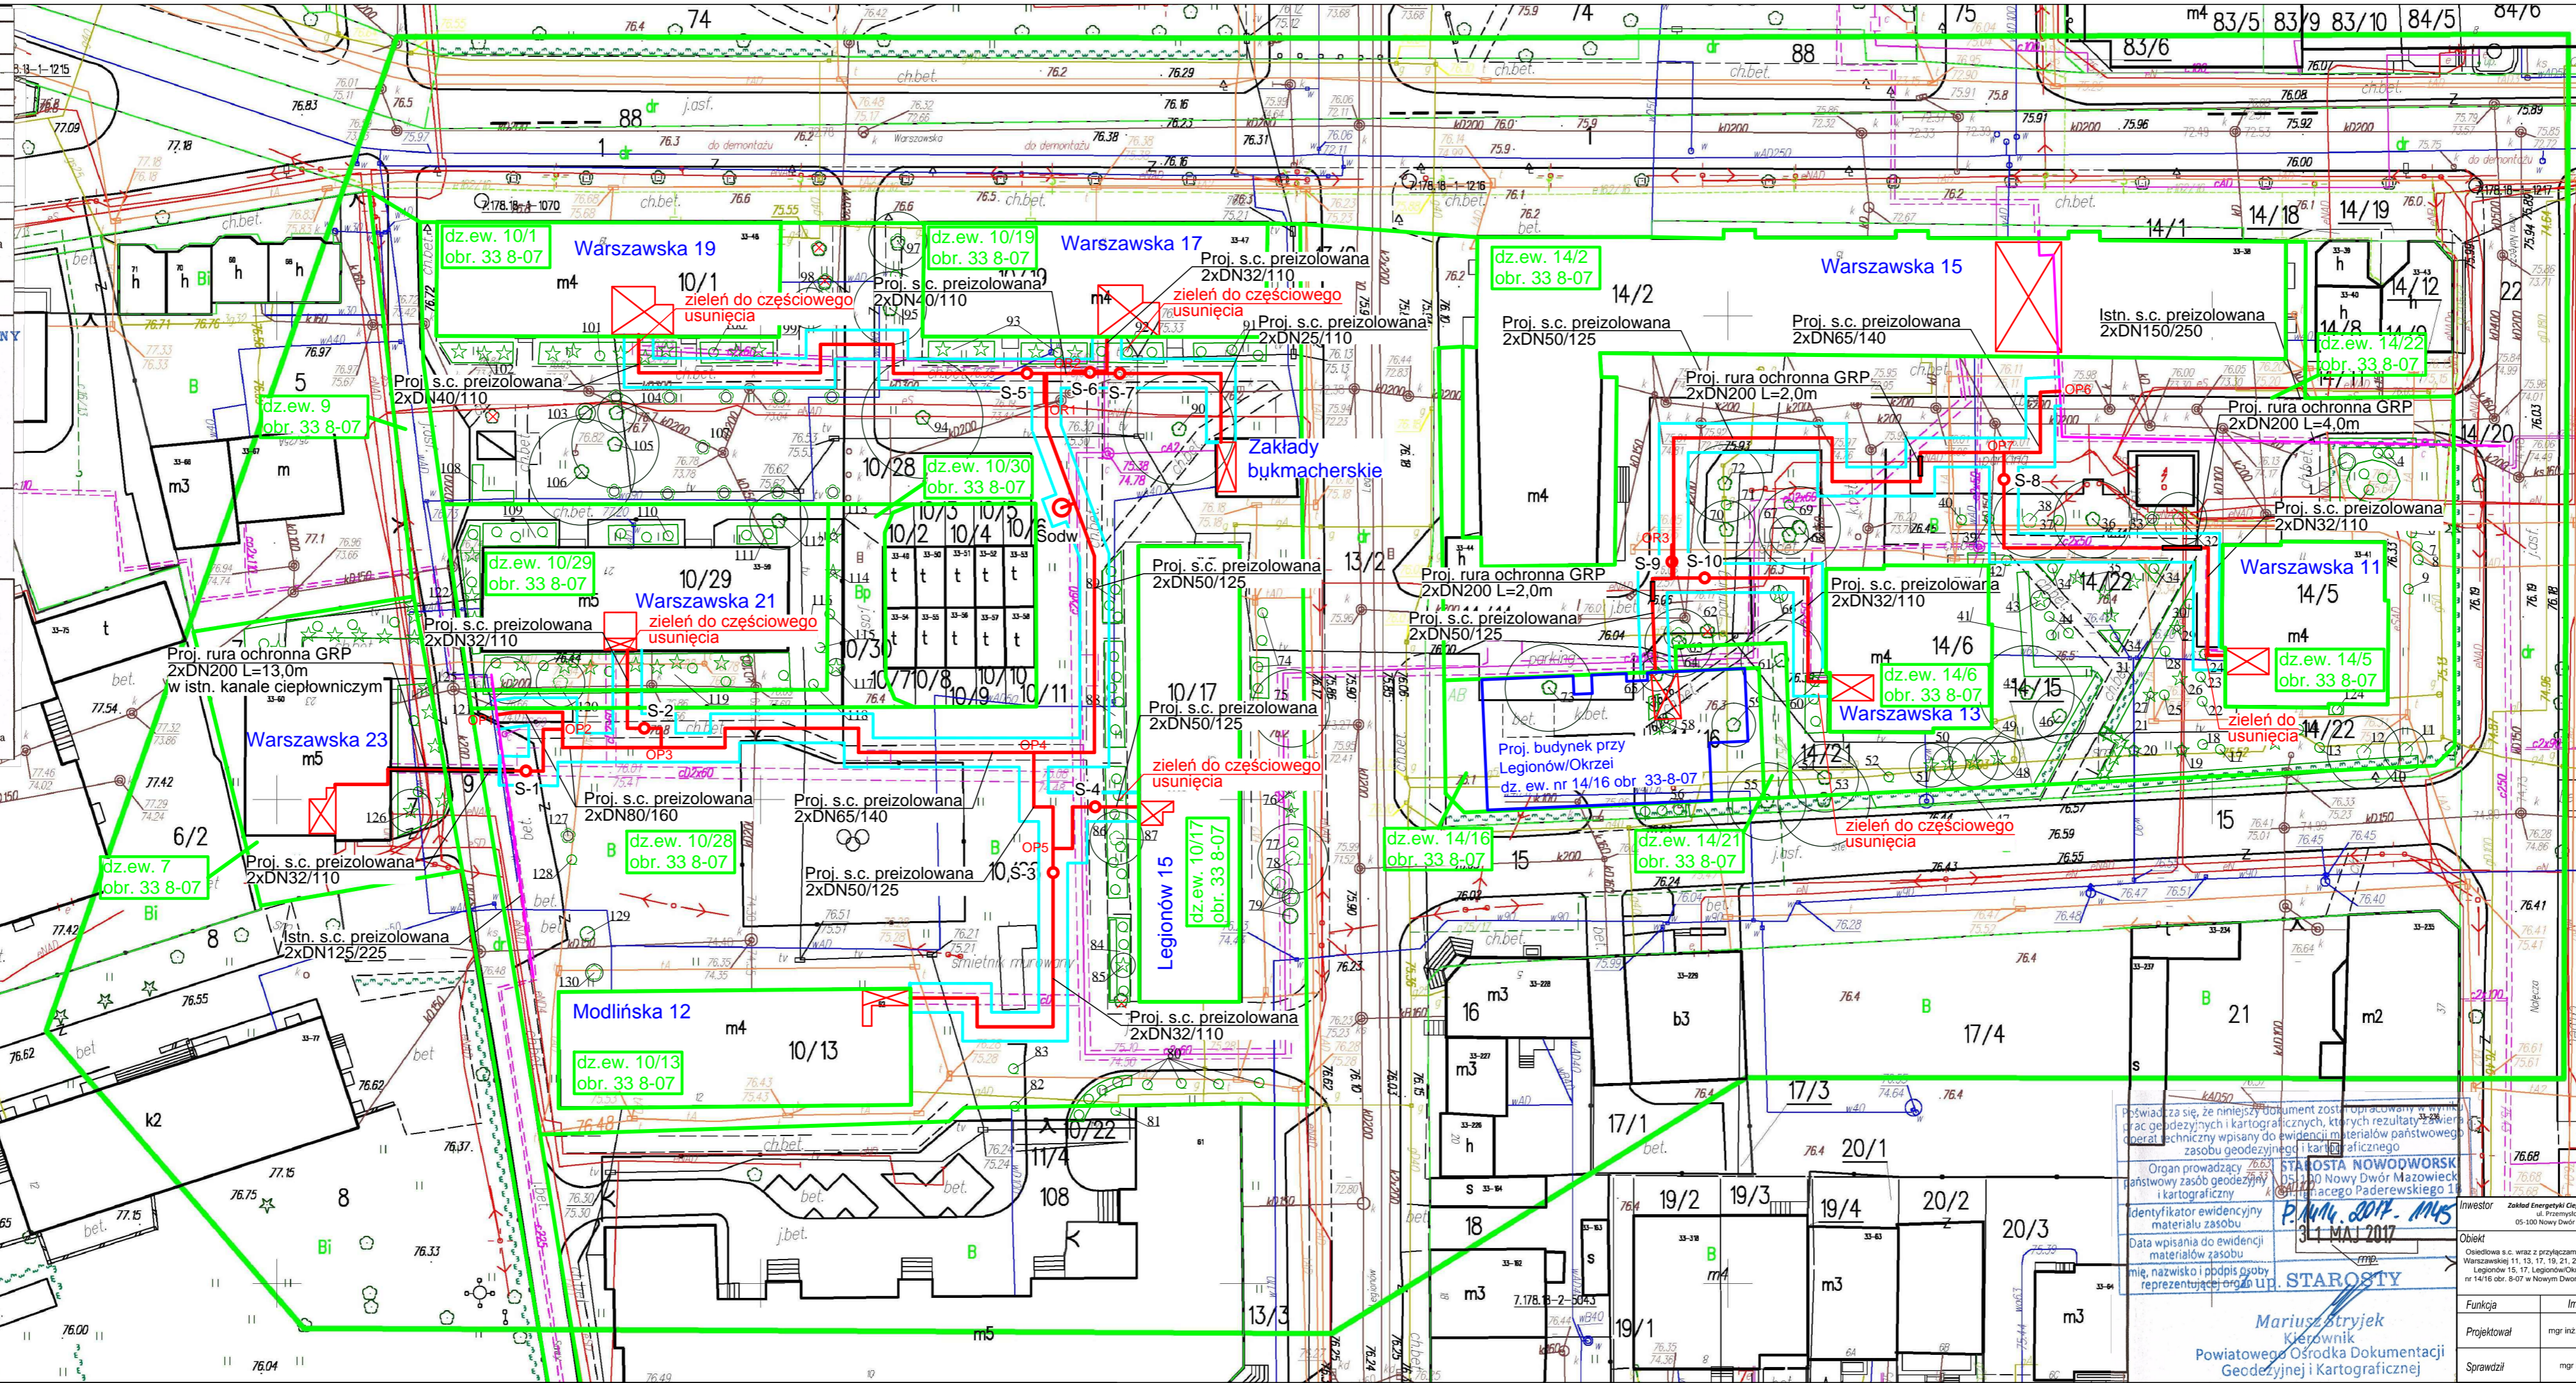

LEGENDA:

- Projektowana sieć ciepłownicza
- Projektowane rury ochronne
- Projektowane zawory odcinające w studni bet.
- Projektowane odwodnienie w studni bet.
- Pas frontu robót
- Granica działek ewidencyjnych
- Zasięg korony drzewa
- Drzewo liściaste
- Krzew / grupa krzewów liściastych
- Numer inwentaryzacyjny
- Drzewo niestniejące w terenie

Świadczą, że niniejszy dokument został opracowany w wyniku prac geodezyjnych i kartograficznych, których rezultatem jest opracowanie techniczne wpisane do ewidencji materiałów państwowego zasobu geodezyjnego i kartograficznego.

Organ prowadzący państwowy zasób geodezyjny i kartograficzny  
**STAROSTA NOWODWORSKI**  
 05-200 Nowy Dwór Mazowiecki  
 Legionów 15, 17, 19, 21, 23, Modlińska 12, 14/16 obr. 8-07 w Nowym Dworze Mazowieckim

Identyfikator ewidencyjny materiału zasobu  
**P.14/16.0017.14/5**  
 31.05.2017

Data wpisania do ewidencji materiałów zasobu  
**31.05.2017**

Imię, nazwisko i podpis osoby reprezentującej organ upr.  
**Mariusz Btryjek**  
 Kierownik  
 Powiatowego Ośrodka Dokumentacji Geodezyjnej i Kartograficznej

INWESTOR		Zakład Energetyki Ciepłej Sp. z o.o. 05-200 Nowy Dwór Mazowiecki		Budowa osiedlowej sieci ciepłowniczej wraz z przyłączami do bud. przy ul. Warszawskiej 11, 13, 17, 19, 21, 23, Modlińskiej 12, Legionów 15, 17, Legionów/Okrzei na dz. ew. nr 14/16 obr. 8-07, w związku z likwidacją węzła grupowego w bud. przy ul. Warszawskiej 15 w Nowym Dworze Mazowieckim, dz. ew. nr 7, 9, 10/1, 10/19, 10/29, 10/30, 10/38, 10/13, 10/17, 14/16, 14/6, 14/22, 14/5 obr. 33-8-07, jedn. ew. nr 141401_1	
OBJEKT		Osiedlowa s.c. wraz z przyłączami do bud. przy ul. Warszawskiej 11, 13, 17, 19, 21, 23, Modlińskiej 12, Legionów 15, 17, Legionów/Okrzei na dz. ew. nr 14/16 obr. 8-07 w Nowym Dworze Mazowieckim		PRÓJEKT BUDOWLANY	
TYTUŁ RYSUNKU		Projekt zagospodarowania terenu		Projekt budowlany	
FUNKCJA		mgr inż. Skwornik Drodzowski		Specjalność	
PROJEKTOWAŁ		MAZ/0206/PWOS/09		Instalacyjna w zakresie sieci, instalacji i urządzeń cieplnych, wentylacyjnych, gazowych, wodociagowych i kanalizacyjnych	
SPRAWDZIŁ		mgr inż. Monika Chociał		MAZ/0494/PWOS/06	
DATA		08.2017		Data	
PODPIS		[Podpis]		Podpis	
NR RYSUNKU		1.0		Nr rysunku	
STRONA		-		Strona	
NASTĘPNA		-		Następna	

SKALA 1:500

